


PODROBNÁ SITUACE 5.ČÁST

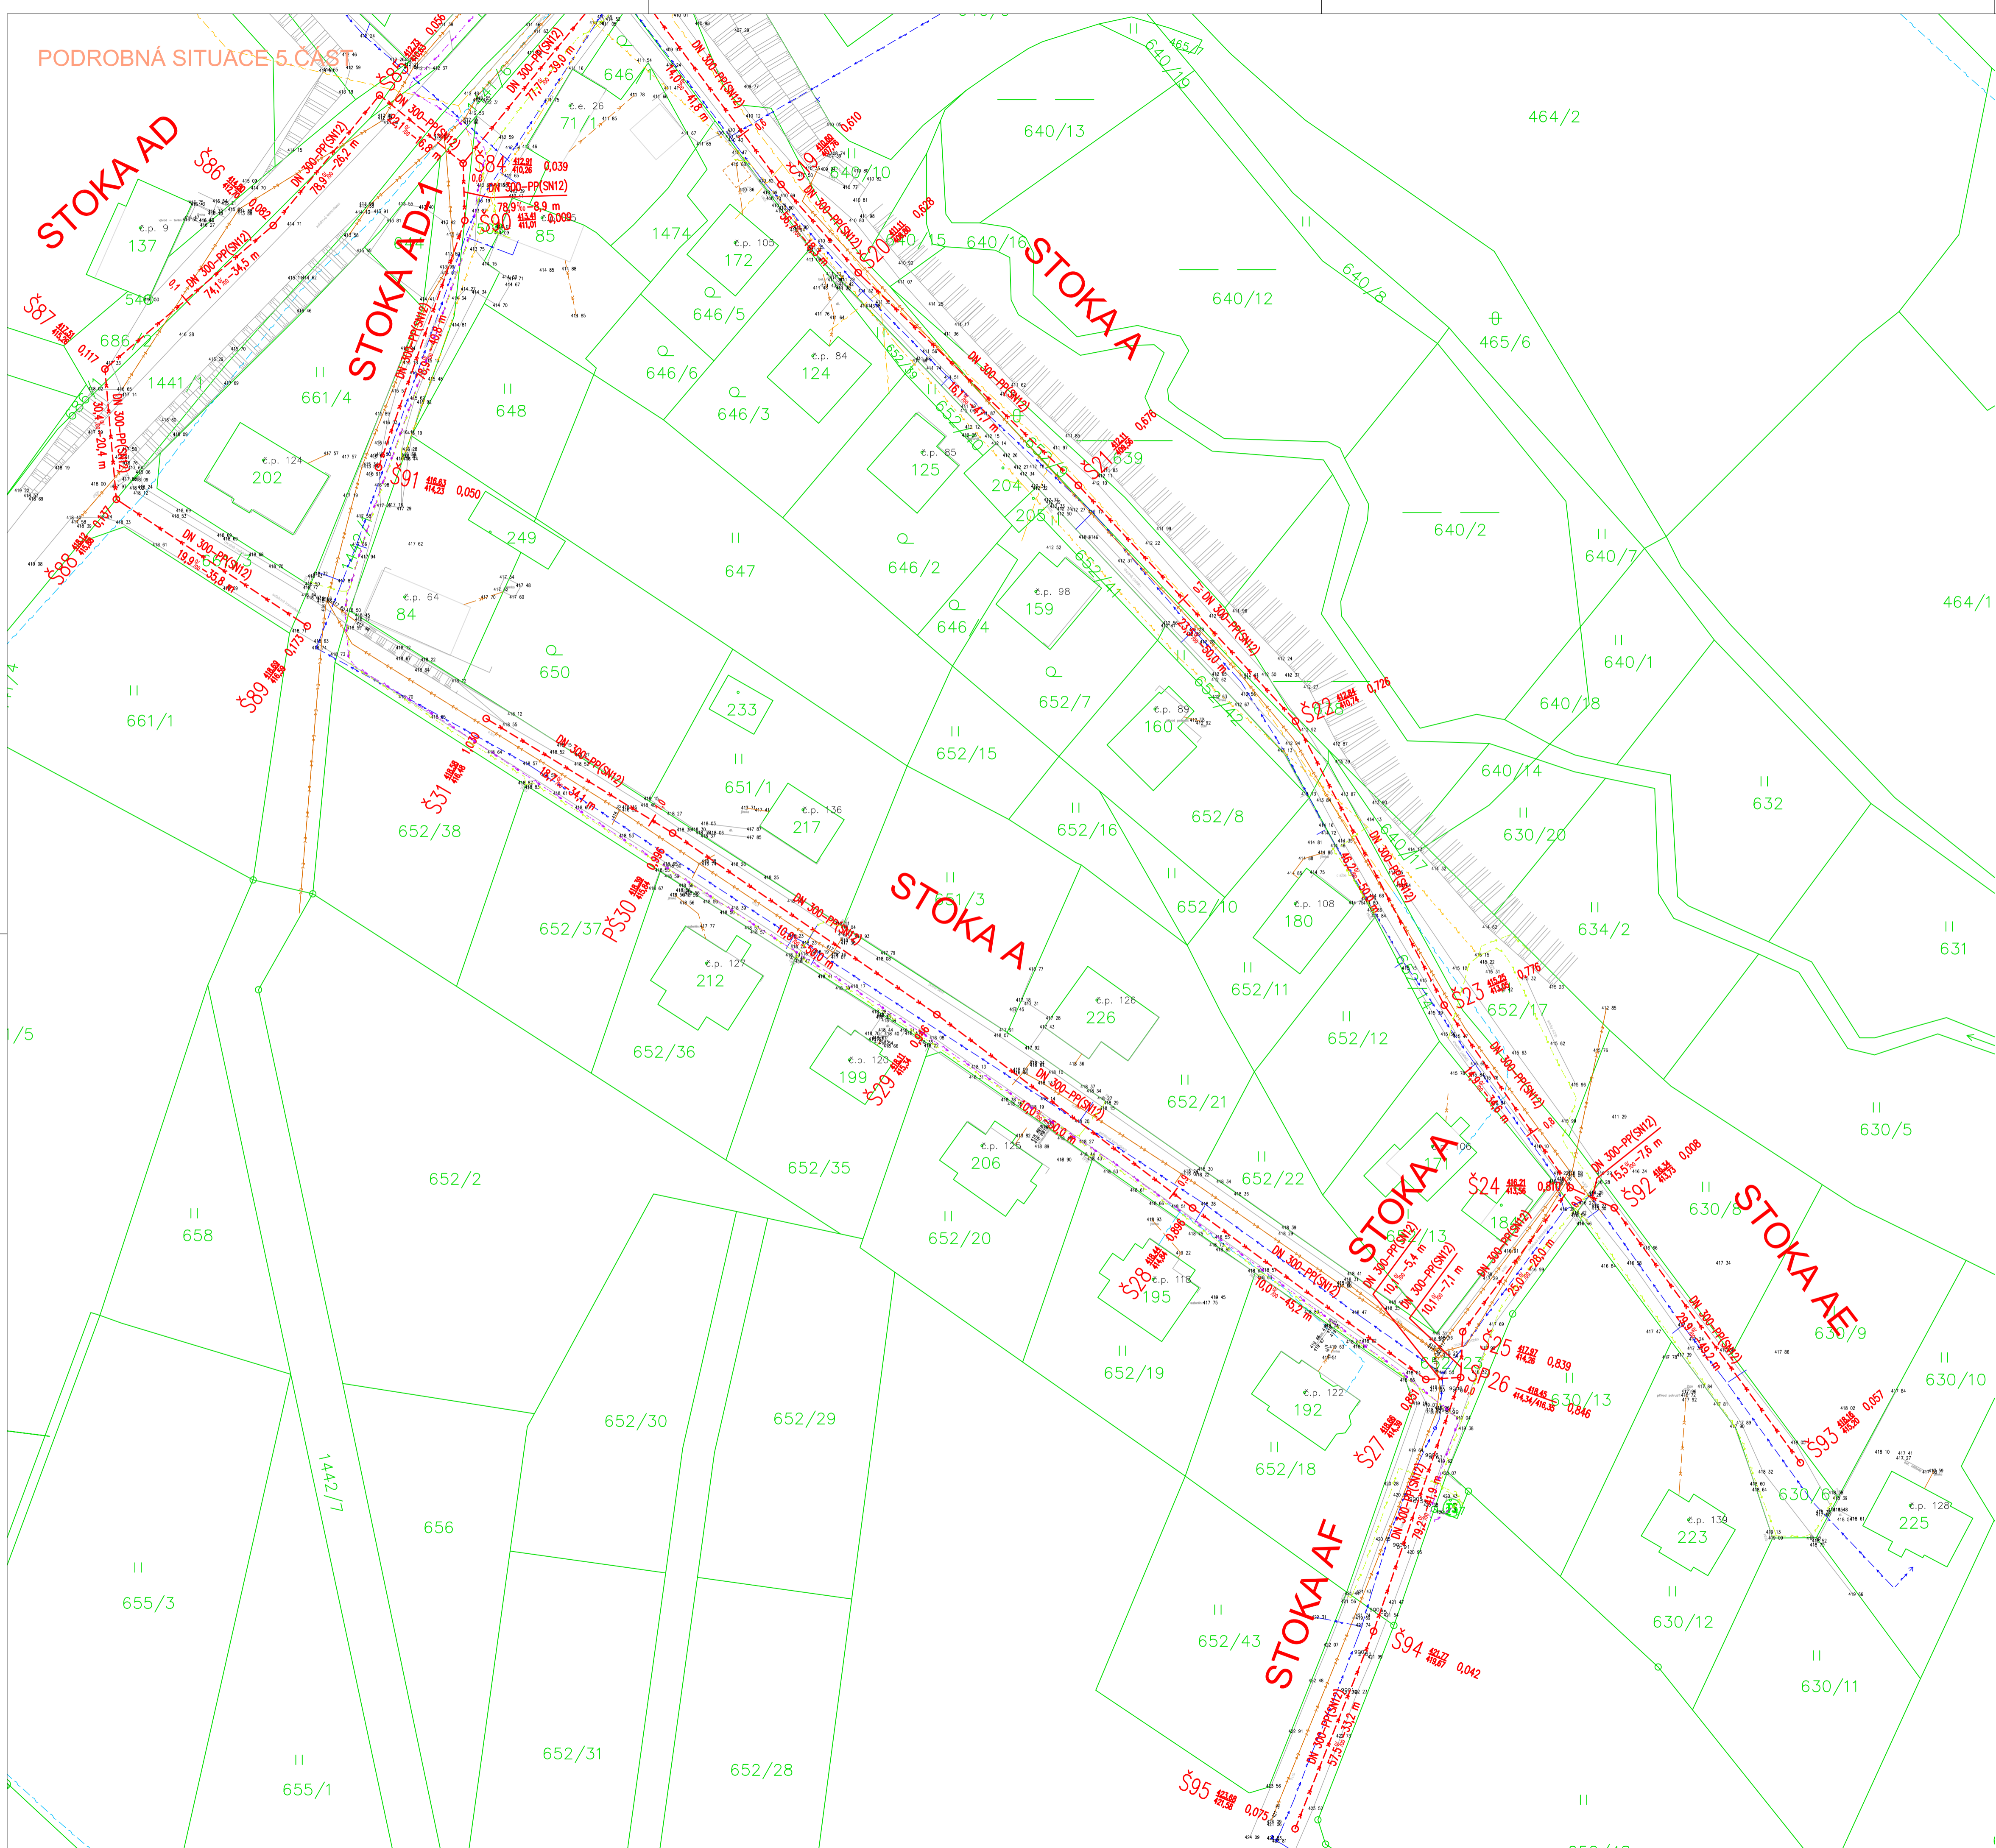

NAVROVANÉ INŽENÝRSKÉ SÍTĚ


- SPLAŠKOVÁ KANALIZACE
- SPLAŠKOVÁ KANALIZACE - SVOZ
- ODTOKOVÉ POTRUBÍ ČOV
- VODOVOD
- PŘÍPOJKA ELEKTRICKÉ ENERGIE NN
- DEŠŤOVÁ KANALIZACE

STÁVAJÍCÍ INŽENÝRSKÉ SÍTĚ

- ELEKTRICKÉ VEDENÍ VN - NADZEMNÍ (ČEZ DISTRIBUCE, a.s.)
- ELEKTRICKÉ VEDENÍ VN - PODZEMNÍ (ČEZ DISTRIBUCE, a.s.)
- ELEKTRICKÉ VEDENÍ NN - NADZEMNÍ (ČEZ DISTRIBUCE, a.s.)
- ELEKTRICKÉ VEDENÍ NN - PODZEMNÍ (ČEZ DISTRIBUCE, a.s.)
- TELEKOMUNIKAČNÍ SÍTĚ - PODZEMNÍ (CETIN, a.s.)
- TELEKOMUNIKAČNÍ SÍŤ - NADZEMNÍ (CETIN, a.s.)
- DEŠŤOVÁ KANALIZACE (OBC KONDRAČ)
- VODOVOD (OBC KONDRAČ)

LEGENDA ČAR

- HRANICE PARCEL DLE KN
- VNITŘNÍ KRESBA DLE KN
- POLOHOPIS
- NOVÁ KOMUNIKACE

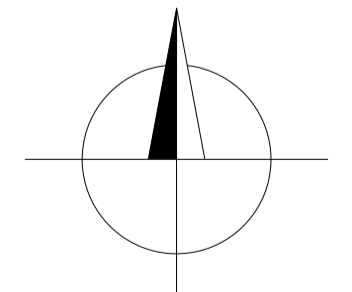

POZNÁMKA:
 MINIMÁLNÍ VODOROVNÉ VZDÁLENOSTI PŘI SOUBĚHU INŽENÝRSKÝCH SÍTÍ JE NUTNO DODRŽET DLE NORMY ČSN 73 6005. MINIMÁLNÍ SVISLÉ VZDÁLENOSTI PŘI KRŽENÍ INŽENÝRSKÝCH SÍTÍ JE NUTNO DODRŽET DLE NORMY ČSN 73 6005.
 PŘED ZAHÁJENÍM ZEMNÍCH PRACÍ JE NUTNO PROVÉST VYTÝČENÍ INŽENÝRSKÝCH SÍTÍ ZA PŘÍTOMNOSTI SPRÁVCE SÍTĚ, PLATÍ SKUTEČNÁ POLOHA V TERÉNU.

Zodp. projektant Ing. Tomáš Vyšínka	Vypracoval Ing. Petr Dědič	Kreslil Ing. Tomáš Vyšínka	P.R.I. s.r.o. Úřichova 1423 Benešov u Prahy projekty realizace inženýring 256 01
St.úřad: Vlašim	Obec: Kondrac	K.ú.: Kondrac	
Investor: Obec Kondrac, č.p.3, Kondrac 258 01	Formát: A4		Číslo paré:
Akce/objekt: Splašková kanalizace a ČOV v obci Kondrac	Stupeň: DPS		
Obsah: SO 01 - SPLAŠKOVÁ KANALIZACE PODROBNÁ SITUACE - 5.ČÁST	Datum: 08/2021		
	Zak. číslo: 09/2021		
	Měřítko: 1:500		
	Arch. číslo: 09/2021		č. výkresu: 6